

LEGENDA MÍSTNOSTÍ:

	Ozn.	Název místnosti	Plocha	
			ČUP	CP
3 + KK	B-5-1/01	WC	9,10	
	B-5-1/02	WC	1,60	
	B-5-1/03	Koupelna	3,65	
	B-5-1/04	Obyvací pokoj + kk	25,45	65,20
	B-5-1/05	Pokoj	12,65	
	B-5-1/06	Terasa	12,75	
	B-5-1/07	Terasa	7,15	7,15
2 + KK	B-5-2/01	WC	8,35	
	B-5-2/02	WC	5,00	
	B-5-2/03	Koupelna	20,30	
	B-5-2/04	Obyvací pokoj + kk	12,30	51,55
	B-5-2/05	Pokoj	5,60	5,60
	B-5-2/06	Terasa	5,60	
	B-5-2/07	Terasa	5,60	
3 + KK	B-5-3/01	WC	9,10	
	B-5-3/02	WC	1,60	
	B-5-3/03	Koupelna	3,65	
	B-5-3/04	Obyvací pokoj + kk	25,45	65,20
	B-5-3/05	Pokoj	12,65	
	B-5-3/06	Terasa	12,75	
	B-5-3/07	Terasa	7,15	7,15
3 + KK	B-5-4/01	WC	9,10	
	B-5-4/02	WC	1,60	
	B-5-4/03	Koupelna	3,65	
	B-5-4/04	Obyvací pokoj + kk	25,45	65,20
	B-5-4/05	Pokoj	12,65	
	B-5-4/06	Terasa	12,75	
	B-5-4/07	Terasa	7,15	7,15

	Ozn.	Název místnosti	Plocha
Společné prostory	B-501	Chodba	20,65
	B-502		4,80
	B-503	Výtah	3,20

LEGENDA ZNAČEK

- OCELOVÁ DESKOVÁ PROFILOVANÁ OTOPNÁ TĚLESA S VESTAVĚNÝM VENTILEM A PRAVÝM (RESP. LEVÝM) SPODNÍM PŘIPOJENÍM
- OCELOVÁ TRUBKOVÁ OTOPNÁ TĚLESA SE SPODNÍM STŘEDOVÝM PŘIPOJENÍM
- NIKA MĚŘENÍ SPOTŘEBY TEPLA PRO BYTY S TYPOVOU BYTOVOU ROZDĚLOVACÍ STANICÍ
- STOUPACÍ POTRUBÍ
- POTRUBÍ OCELOVÁ OPATŘENÁ TEPELNOU IZOLACÍ

LEGENDA POTRUBÍ

- POTRUBÍ TEPLÉ TOPNÉ VODY
- PŘÍVODNÍ
- ZPĚTNÉ
- POTRUBÍ VÍCEVRSTVÁ, HLINÍKOPLASTOVÁ, OPATŘENÁ TEPELNOU IZOLACÍ - VEDENA V KONSTRUKCI PODLAHY

UPOZORNĚNÍ



TATO PROJEKTOVÁ DOKUMENTACE NESLOUŽÍ JAKO PODKLAD PRO PROVÁDĚNÍ STAVBY!
JE ZPRACOVÁNA PRO ÚČELY STAVEBNÍHO ŘÍZENÍ. NENAHAZUJE PROVÁDĚCÍ ANI VÝROBNÍ DOKUMENTACI.
PROJEKTOVÁ DOKUMENTACE PRO PROVÁDĚNÍ STAVBY BUDE ZPRACOVÁNA V DALŠÍM STUPNÍ.

POZNÁMKA

OTOPNÁ TĚLESA BUDOU NA ROZVODY ÚT PŘIPOJENA ROHOVÝMI ARMATURAMI ZE ZDI.
(viz. DETAIL NAPOJENÍ OTOPNÝCH TĚLES).

DETAIL NAPOJENÍ OTOP. TĚLES

- ZE ZDI

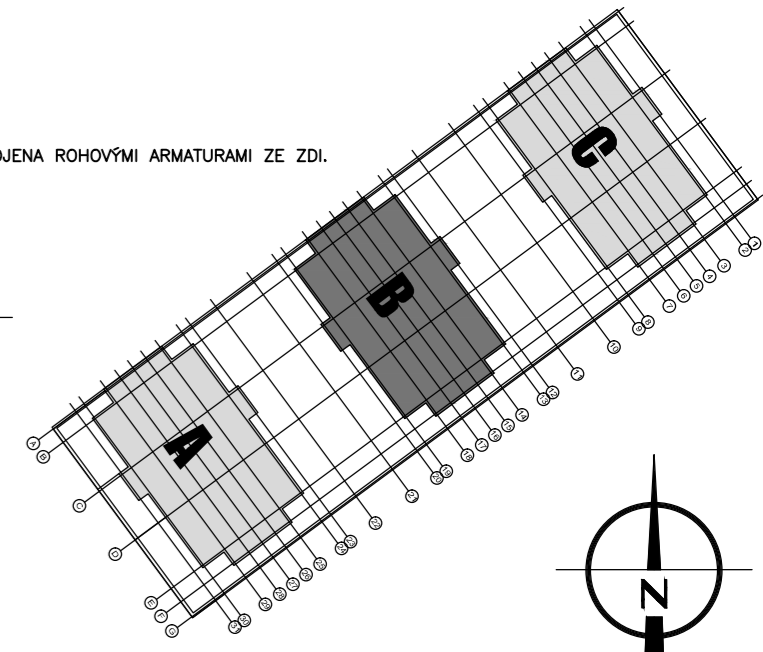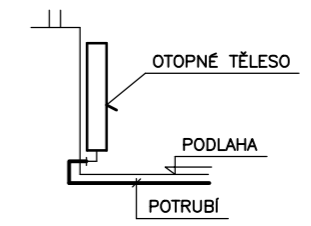

±0,000 = 347,50 m n.m. Bpv.

Generální projektant:		ADAM PRVNÍ s.r.o. architektonický atelier Jindřichská 746 530 02 Pardubice tel 466 655 158 tel/fax 466 655 148 www.adam1.cz info@adam1.cz		Investor:	
				anara s.r.o. Kostnická 598, Svítkov, 530 06 Pardubice	
Název akce:		BD RYCHNOV NAD KNĚŽNOU - JAVORNICKÁ		Stupeň projektu: Dokumentace pro vydání rozhodnutí o umístění stavby (DUR)	
Místo stavby		k.ú. Rychnov nad Kněžnou, Javornická, 516 01 Rychnov nad Kněžnou		Číslo zakázky: 022019	
Stavební objekt:		SO 02 - BYTOVÝ DŮM B		Zodpovědný projektant: Ing. arch. Jan Kovář	
Část projektu:		ZAŘÍZENÍ PRO VYTÁPĚNÍ STAVEB		HIP: Ing. arch. Marek Adámek	
Název dokumentu:		PŮDORYS 5.NP		Vypracoval: Ing. Marek Mojžíšek datum: 09/2019 měřítko: 1:100 číslo revize: formát: 3xA4	
				č.pará	
				106	
				00	